

Legenda Detalhada	
☒	Registro de Pressão com PVC soldável - RP
Metals	Registro de pressão c/ canopia cromada 3/4"
	1 pç
PVC misto soldável	Luva soldável c/ rosca 25 mm - 3/4"
	1 pç
PVC rígido soldável	Adapt sold. curto c/bolsa-rosca p registro 25 mm - 3/4"
	1 pç
☒	Registro de gaveta c/canopia cromada c/PVC soldável - RG
Metals	Registro de gaveta c/ canopia cromada 1"
	1 pç
PVC rígido soldável	Adapt sold. curto c/bolsa-rosca p registro 32 mm - 1"
	2 pç

Legenda das indicações	
CH	Chuveiro - 25mm x 1/2"
LV	Lavatório com joelho de 90° - 25 mm - 1/2"
RP	Registro de Pressão com PVC soldável - 25 mm - 3/4"
RG	Registro de gaveta c/canopia cromada c/PVC soldável - 1"
TJ	Torneira de Jardim - 25 mm x 1/2"
VS	Vaso sanitário com caixa acoplada - 3/4"

Lista de Materiais	
Aparelho	
Chuveiro	25mm x 1/2"
	2 pç
Torneira de Jardim	25 mm x 1/2"
	2 pç
Torneira de lavatório	25 mm - 1/2"
	3 pç
Vaso Sanitário c/ cx. acoplada	1/2"
	2 pç
Metals	
Registro de gaveta c/ canopia cromada	1"
	3 pç
Registro de pressão c/ canopia cromada	3/4"
	2 pç
PVC Acessórios	
Bolsa de ligação p/ vaso sanitário	1, 1/2"
	2 pç
Engate flexível cobre cromado com canopia	1/2 - 30cm
	2 pç
Engate flexível plástico	1/2 - 30cm
	3 pç
PVC misto soldável	
Joelho de redução soldável c/ rosca	25 mm - 1/2"
	2 pç
Luva soldável c/ rosca	25 mm - 3/4"
	2 pç
PVC rígido soldável	
Adapt sold. c/ flange livre p/ cx. d'água	40 mm - 1,1/4"
	1 pç
Adapt sold. curto c/bolsa-rosca p registro	25 mm - 3/4"
	2 pç
Bucha de redução sold. curta	32 mm - 25 mm
	3 pç
Bucha de redução sold. curta	40 mm - 32 mm
	1 pç
Joelho 90° soldável	25 mm
	3 pç
Joelho de redução 90 soldável	32 mm
	6 pç
Joelho de redução 90 soldável	32 mm - 25 mm
	2 pç
Tubos	25 mm
	11,88 m
	32 mm
	25,16 m
	40 mm
	0,87 m
Tê 90 soldável	25 mm
	1 pç
Tê de redução 90 soldável	32 mm
	2 pç
Tê de redução 90 soldável	32 mm - 25 mm
	3 pç
Tê de redução 90 soldável	40 mm - 32 mm
	2 pç
PVC soldável azul c/ bucha latão	
Joelho de redução 90° soldável com bucha de latão	25 mm - 1/2"
	5 pç
Luva de red. sold c/ bucha latão	25 mm - 1/2"
	2 pç

Proprietário: _____

Autor: 
José Aroldo Queiroga de Moraes
Engº Civil - CREA-210.417.062-1

Execução: _____

Fiscalização: _____



Título: **ADEQUAÇÃO E AMPLIAÇÃO DO ABATEDOURO PÚBLICO - CR: 1.044.418-49/2017 PROJETO HIDRÁULICO**

Endereço: **ESTRADA VINCINAL IDA PARA A COMUNIDADE BAIXA DO ARROZ - RN 117 - RIACHO DA CRUZ/RN**

Conteúdo: **REDE DE DISTRIBUIÇÃO LEGENDAS LISTA DE MATERIAIS**


Prancha: **01/02**

Desenho: **LORENA FERNANDES** | Escalas: **INDICADAS** | Data: **JUNHO/2018**


Modificação: _____ | Observação: _____

DIREITOS AUTORAIS RESERVADOS. PROIBIDA QUALQUER MODIFICAÇÃO NO TODO OU EM PARTE, SEM AUTORIZAÇÃO POR ESCRITO DO AUTOR DO PROJETO


PLANTA BAIXA (REDE DE DISTRIBUIÇÃO)
ADEQUAÇÃO E AMPLIAÇÃO DO ABATEDOURO PÚBLICO - RIACHO DA CRUZ/RN
Escala:.....1/75

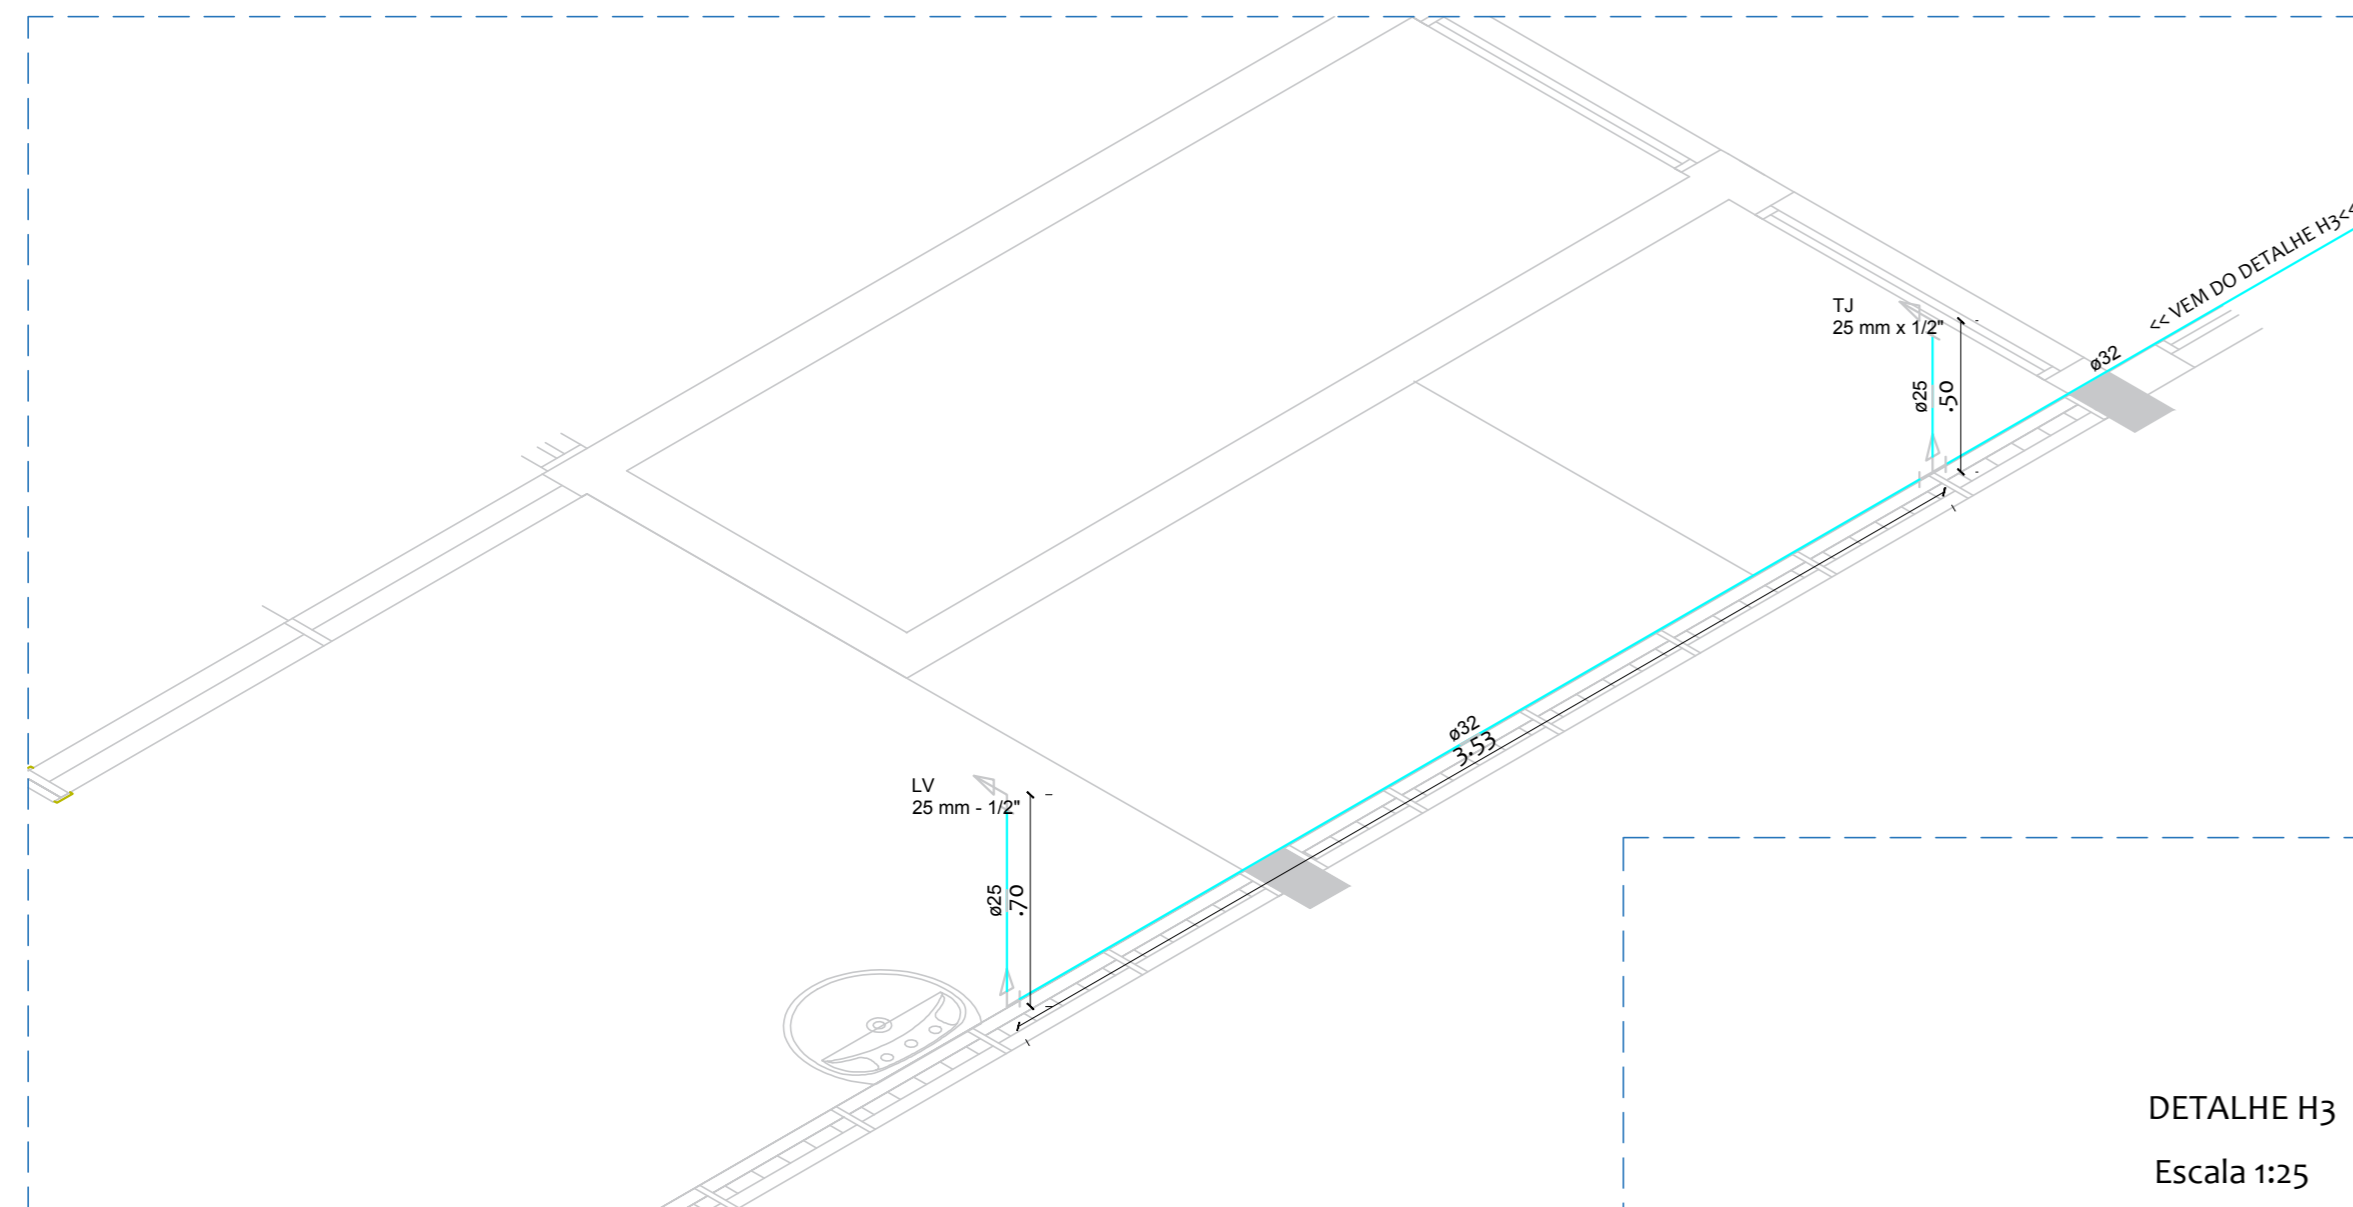

DETALHE H3
Escala 1:25

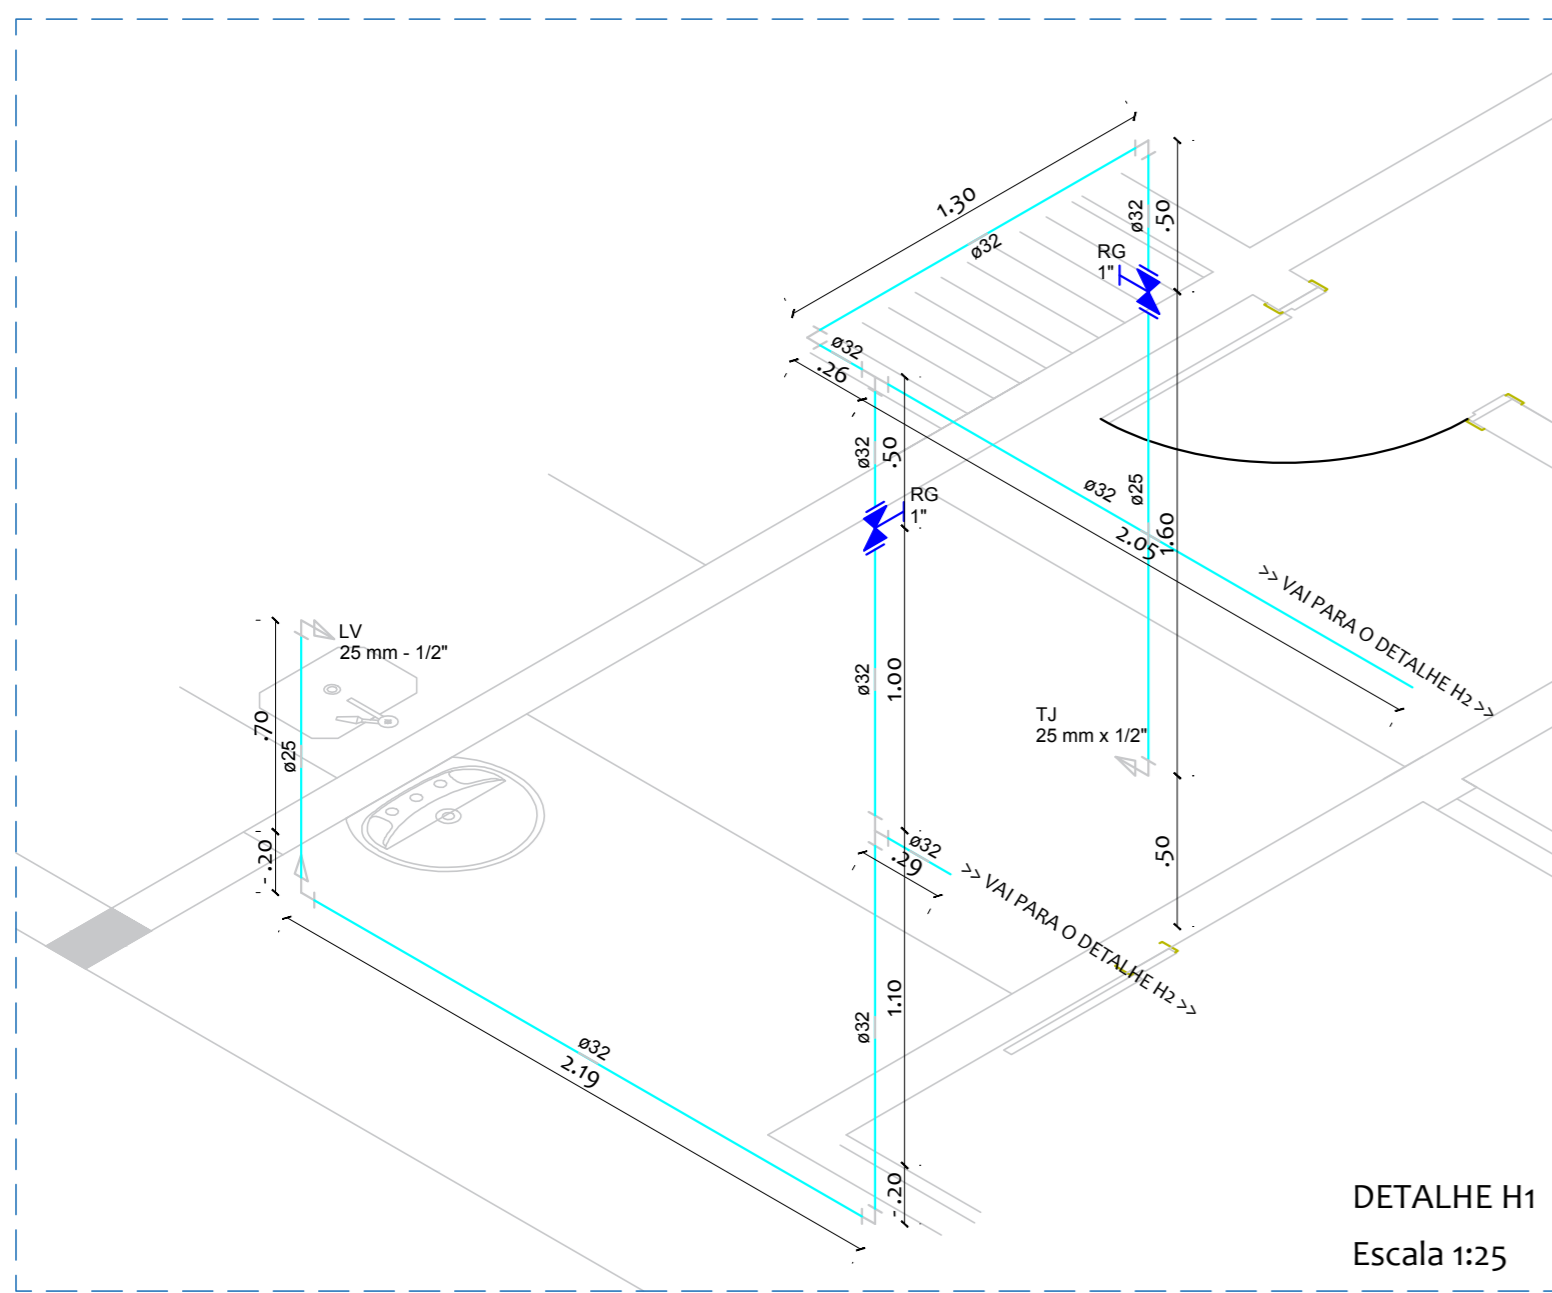

DETALHE H1
Escala 1:25

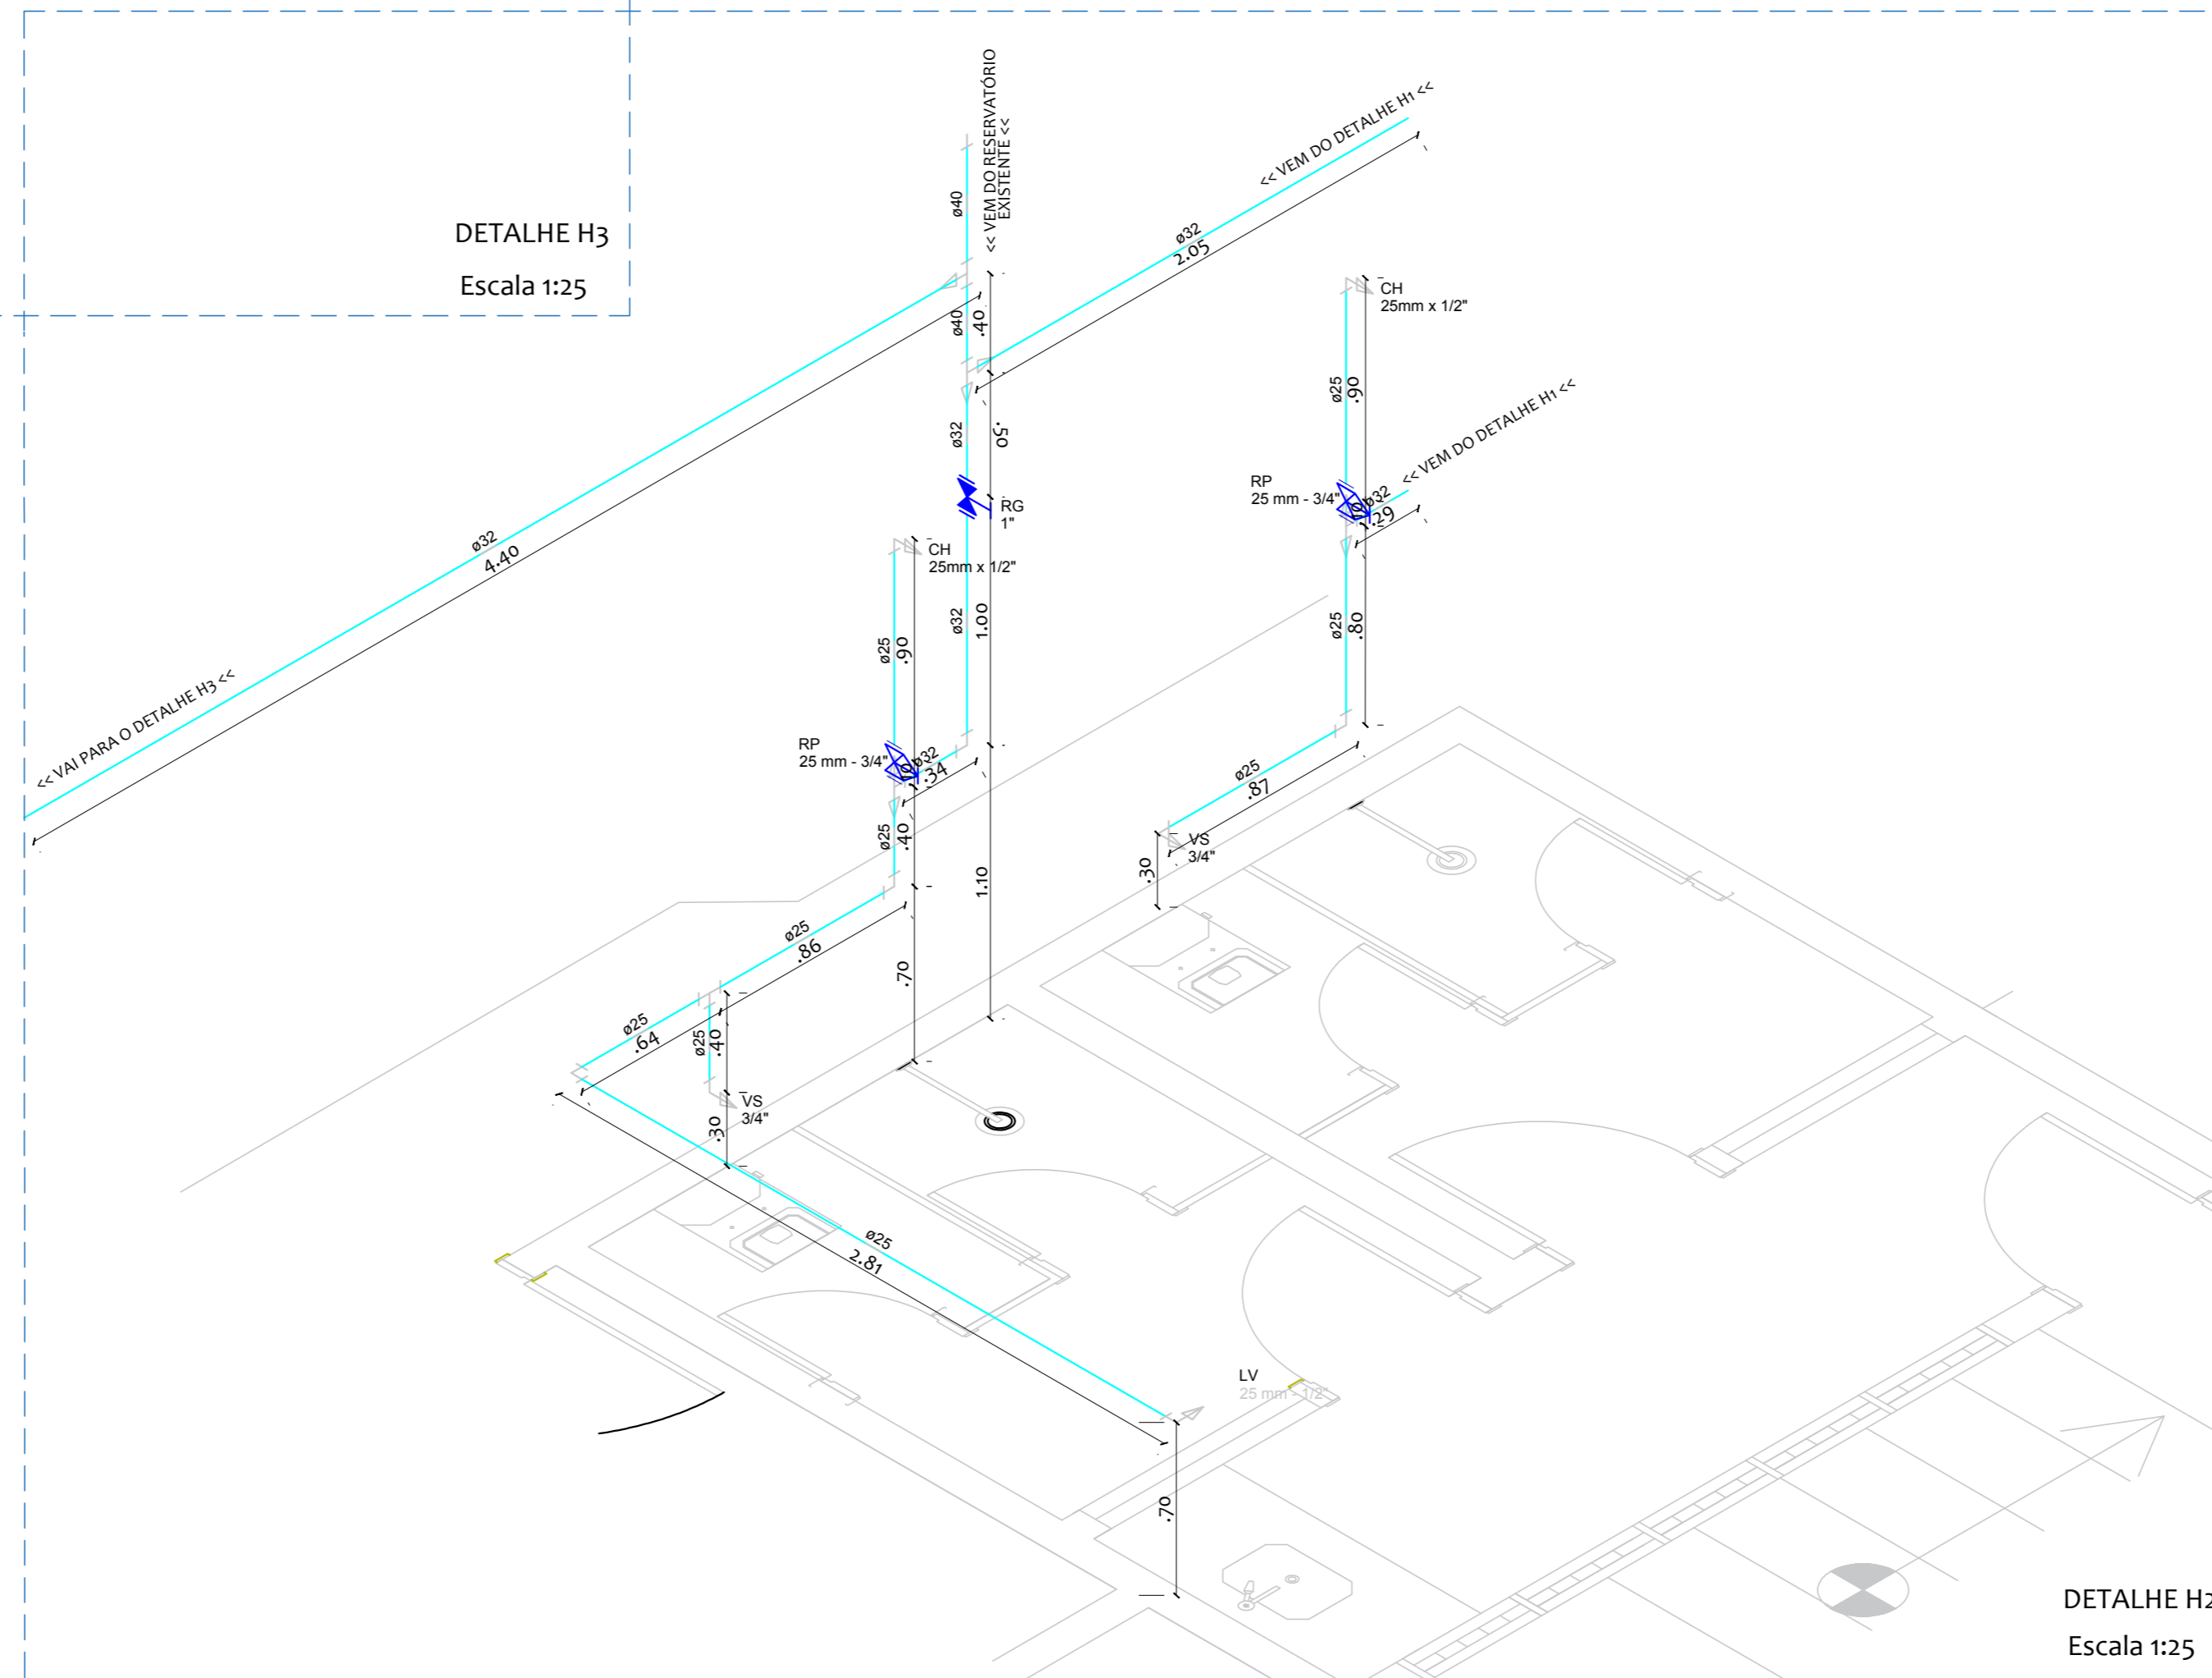

DETALHE H2
Escala 1:25

Legenda Detalhada	
Registro de Pressão com PVC soldável - RP	
Metals	
Registro de pressão c/ canopla cromada 3/4"	1 pc
PVC misto soldável	
Luva soldável c/ rosca 25 mm - 3/4"	1 pc
PVC rígido soldável	
Adapt sold.c/curto c/bolsa-rosca p registro 25 mm - 3/4"	1 pc
Registro de gaveta c/canopla cromada c/PVC soldável - RG	
Metals	
Registro de gaveta c/ canopla cromada 3/4"	1 pc
PVC rígido soldável	
Adapt sold.c/curto c/bolsa-rosca p registro 32 mm - 1"	2 pc

Legenda das indicações	
CH Chuveiro - 25mm x 1/2"	
LV Lavatório com joelho de 90° - 25 mm - 1/2"	
RP Registro de Pressão com PVC soldável - 25 mm - 3/4"	
RG Registro de gaveta c/canopla cromada c/PVC soldável - 1"	
TJ Torneira de Jardim - 25 mm x 1/2"	
VS Vaso sanitário com caixa acoplada - 3/4"	

Lista de Materiais	
Aparelho	
Chuveiro	2 pc
25mm x 1/2"	
Torneira de Jardim	2 pc
25 mm x 1/2"	
Torneira de lavatório	3 pc
25 mm - 1/2"	
Vaso Sanitário c/ cx. acoplada	2 pc
1/2"	
Metals	
Registro de gaveta c/ canopla cromada	3 pc
1"	
Registro de pressão c/ canopla cromada	2 pc
3/4"	
PVC Acessórios	
Bolsa de ligação p/ vaso sanitário	2 pc
1.1/2"	
Engate flexível cobre cromado com canopla	2 pc
1/2 - 30cm	
Engate flexível plástico	3 pc
1/2 - 30cm	
PVC misto soldável	
Joelho de redução soldável c/ rosca	2 pc
25 mm - 1/2"	
Luva soldável c/ rosca	2 pc
25 mm - 3/4"	
PVC rígido soldável	
Adapt sold. c/ flange livre p/ cx. d'água	1 pc
40 mm - 1.1/4"	
Adapt sold.c/curto c/bolsa-rosca p registro	2 pc
25 mm - 3/4"	
32 mm - 1"	6 pc
Bucha de redução sold. curta	3 pc
32 mm - 25 mm	
40 mm - 32 mm	1 pc
Joelho 90° soldável	3 pc
25 mm	
32 mm	6 pc
Joelho de redução 90 soldável	2 pc
32 mm - 25 mm	
Tubos	11,86 m
25 mm	
32 mm	25,16 m
40 mm	0,87 m
Tê 90 soldável	1 pc
25 mm	
32 mm	2 pc
Tê de redução 90 soldável	3 pc
32 mm - 25 mm	
40 mm - 32 mm	2 pc
PVC soldável azul c/ bucha latão	
Joelho de redução 90° soldável com bucha de latão	5 pc
25 mm - 1/2"	
Luva de red. sold c/ bucha latão	
25 mm - 1/2"	2 pc

Proprietário: _____

Autor: José Aroldo Queiroga de Moraes
Engº Civil - CREA-210.417.052-1

Execução: _____

Fiscalização: _____

Título: **ADEQUAÇÃO E AMPLIAÇÃO DO ABATEDOURO PÚBLICO - CR: 1.044.418-49/2017 PROJETO HIDRÁULICO**

Endereço: **ESTRADA VINCINAL IDA PARA A COMUNIDADE BAIXA DO ARROZ - RN 117 - RIACHO DA CRUZ/RN**

Conteúdo: **DETALHES LEGENDAS**

 

 
 







 





 





 
Prancha: **02/02**






 

















 
Desenho: **LORENA FERNANDES** | Escalas: **INDICADAS** | Data: **JUNHO/2018**


Modificação: _____ | Observação: _____

DIREITOS AUTORAIS RESERVADOS. PROIBIDA QUALQUER MODIFICAÇÃO NO TODO OU EM PARTE, SEM AUTORIZAÇÃO POR ESCRITO DO AUTOR DO PROJETO

Lista de Materiais	
Caixas de Passagem	
Caixa de inspeção esgoto simples CE- 60x60 cm	5 pç
PVC Acessórios	
Caixa sifonada 150x150x50	2 pç
Raio sifonado saída roscada 1.1/2"	2 pç
100 mm - 1.1/2"	2 pç
Sifão de copo p/ pia e lavatório 1" - 1.1/2"	1 pç
Válvula p/ lavatório e tanque 1"	2 pç
Válvula p/ pia 1"	1 pç
PVC Esgoto	
Curva 90 curta 40 mm	2 pç
Joelho 45 100 mm	1 pç
40 mm	1 pç
50 mm	1 pç
Joelho 90 100 mm	2 pç
50 mm	2 pç
Joelho 90 c/anel p/ esgoto secundário 40 mm - 1.1/2"	2 pç
Junção simples 100 mm - 50 mm	3 pç
Tubo rígido c/ ponta lisa 100 mm - 4"	11,05 m
40 mm	12,87 m
50 mm - 2"	4,29 m
75 mm - 3"	22,27 m
Tê 45 40 mm	1 pç
Ventilação	
Joelho 90 50 mm	2 pç
Tubo rígido c/ ponta lisa 50 mm - 2"	10,36 m
Tê sanitário 100 mm - 50 mm	2 pç

Legenda Detalhada	
	Caixa Sifonada
	PVC Acessórios
	Caixas Inspeção Esgoto Simples
	Caixas de Passagem
	Junção simples
	PVC Esgoto
	Lavatório de Uso Geral
	PVC Acessórios
	PVC Esgoto
	PVC Esgoto
	Pia de Cozinha Industrial - Lavagem de painéis com Sifão
	PVC Acessórios
	PVC Esgoto
	Raio sifonado conico branco
	PVC Acessórios
	Ramais de Ventilação
	PVC Esgoto
	Te 45
	Vaso Sanitário c/ J80°
	PVC Esgoto
	PVC Esgoto
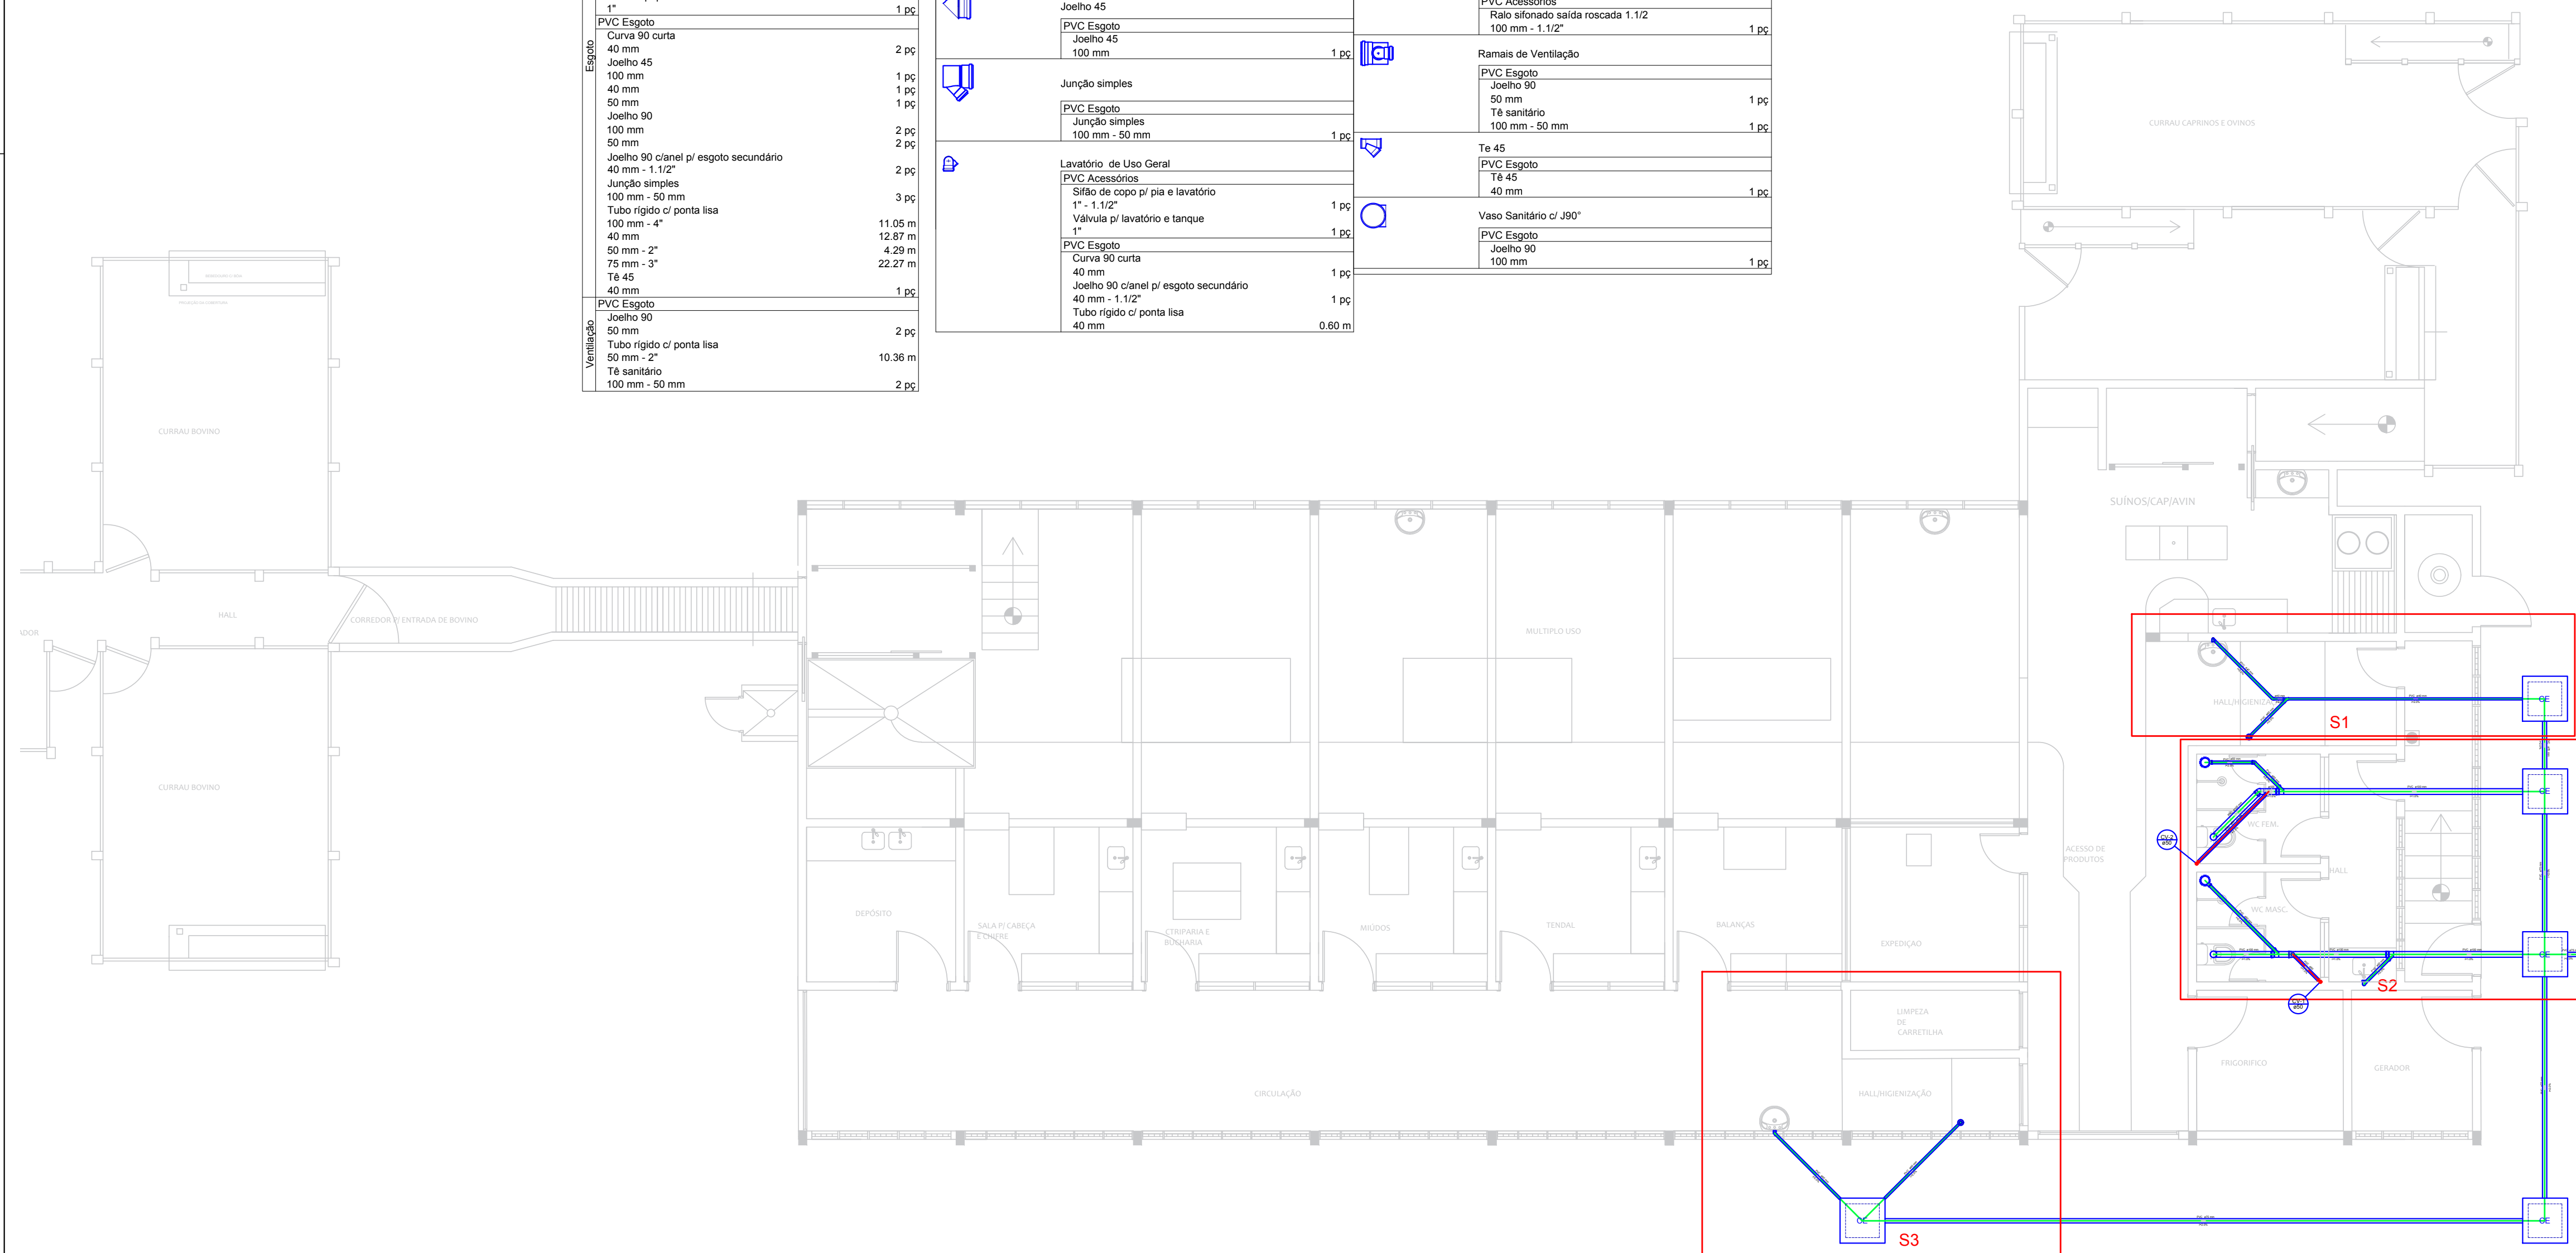

Proprietário: _____

Autor: 
José Aroldo Queiroga de Moraes
Engº Civil - CREA-210.417.062-1

Execução: _____

Fiscalização: _____

Título: **ADEQUAÇÃO E AMPLIAÇÃO DO ABATEDOURO PÚBLICO - CR: 1.044.418-49/2017 PROJETO SANITÁRIO**

Endereço: **ESTRADA VINCINAL IDA PARA A COMUNIDADE BAIXA DO ARROZ - RN 117 - RIACHO DA CRUZ/RN**


Conteúdo: **REDE DE DISTRIBUIÇÃO
LEGENDAS
LISTA DE MATERIAIS**

Prancha: **01/02**


Desenho: **LORENA FERNANDES** Escalas: **INDICADAS** Data: **JUNHO/2018**

Modificação: _____ Observação: _____


DIREITOS AUTORAIS RESERVADOS. PROIBIDA QUALQUER MODIFICAÇÃO NO TODO OU EM PARTE, SEM AUTORIZAÇÃO POR ESCRITO DO AUTOR DO PROJETO

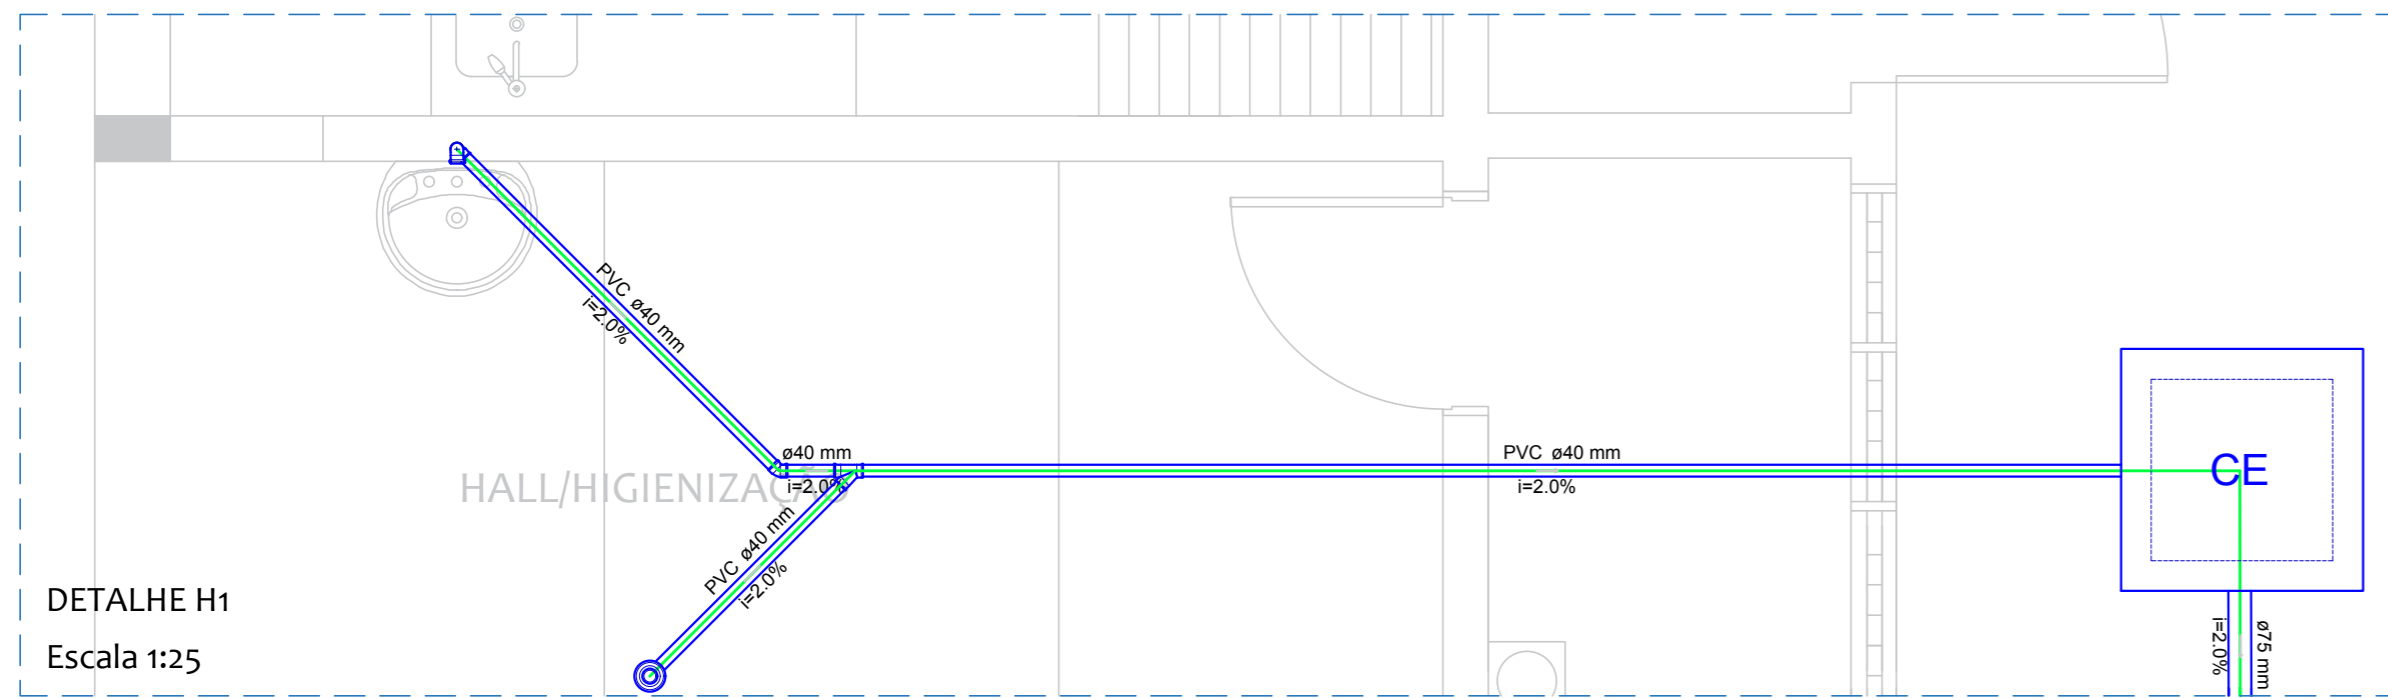

DETALHE H1
Escala 1:25

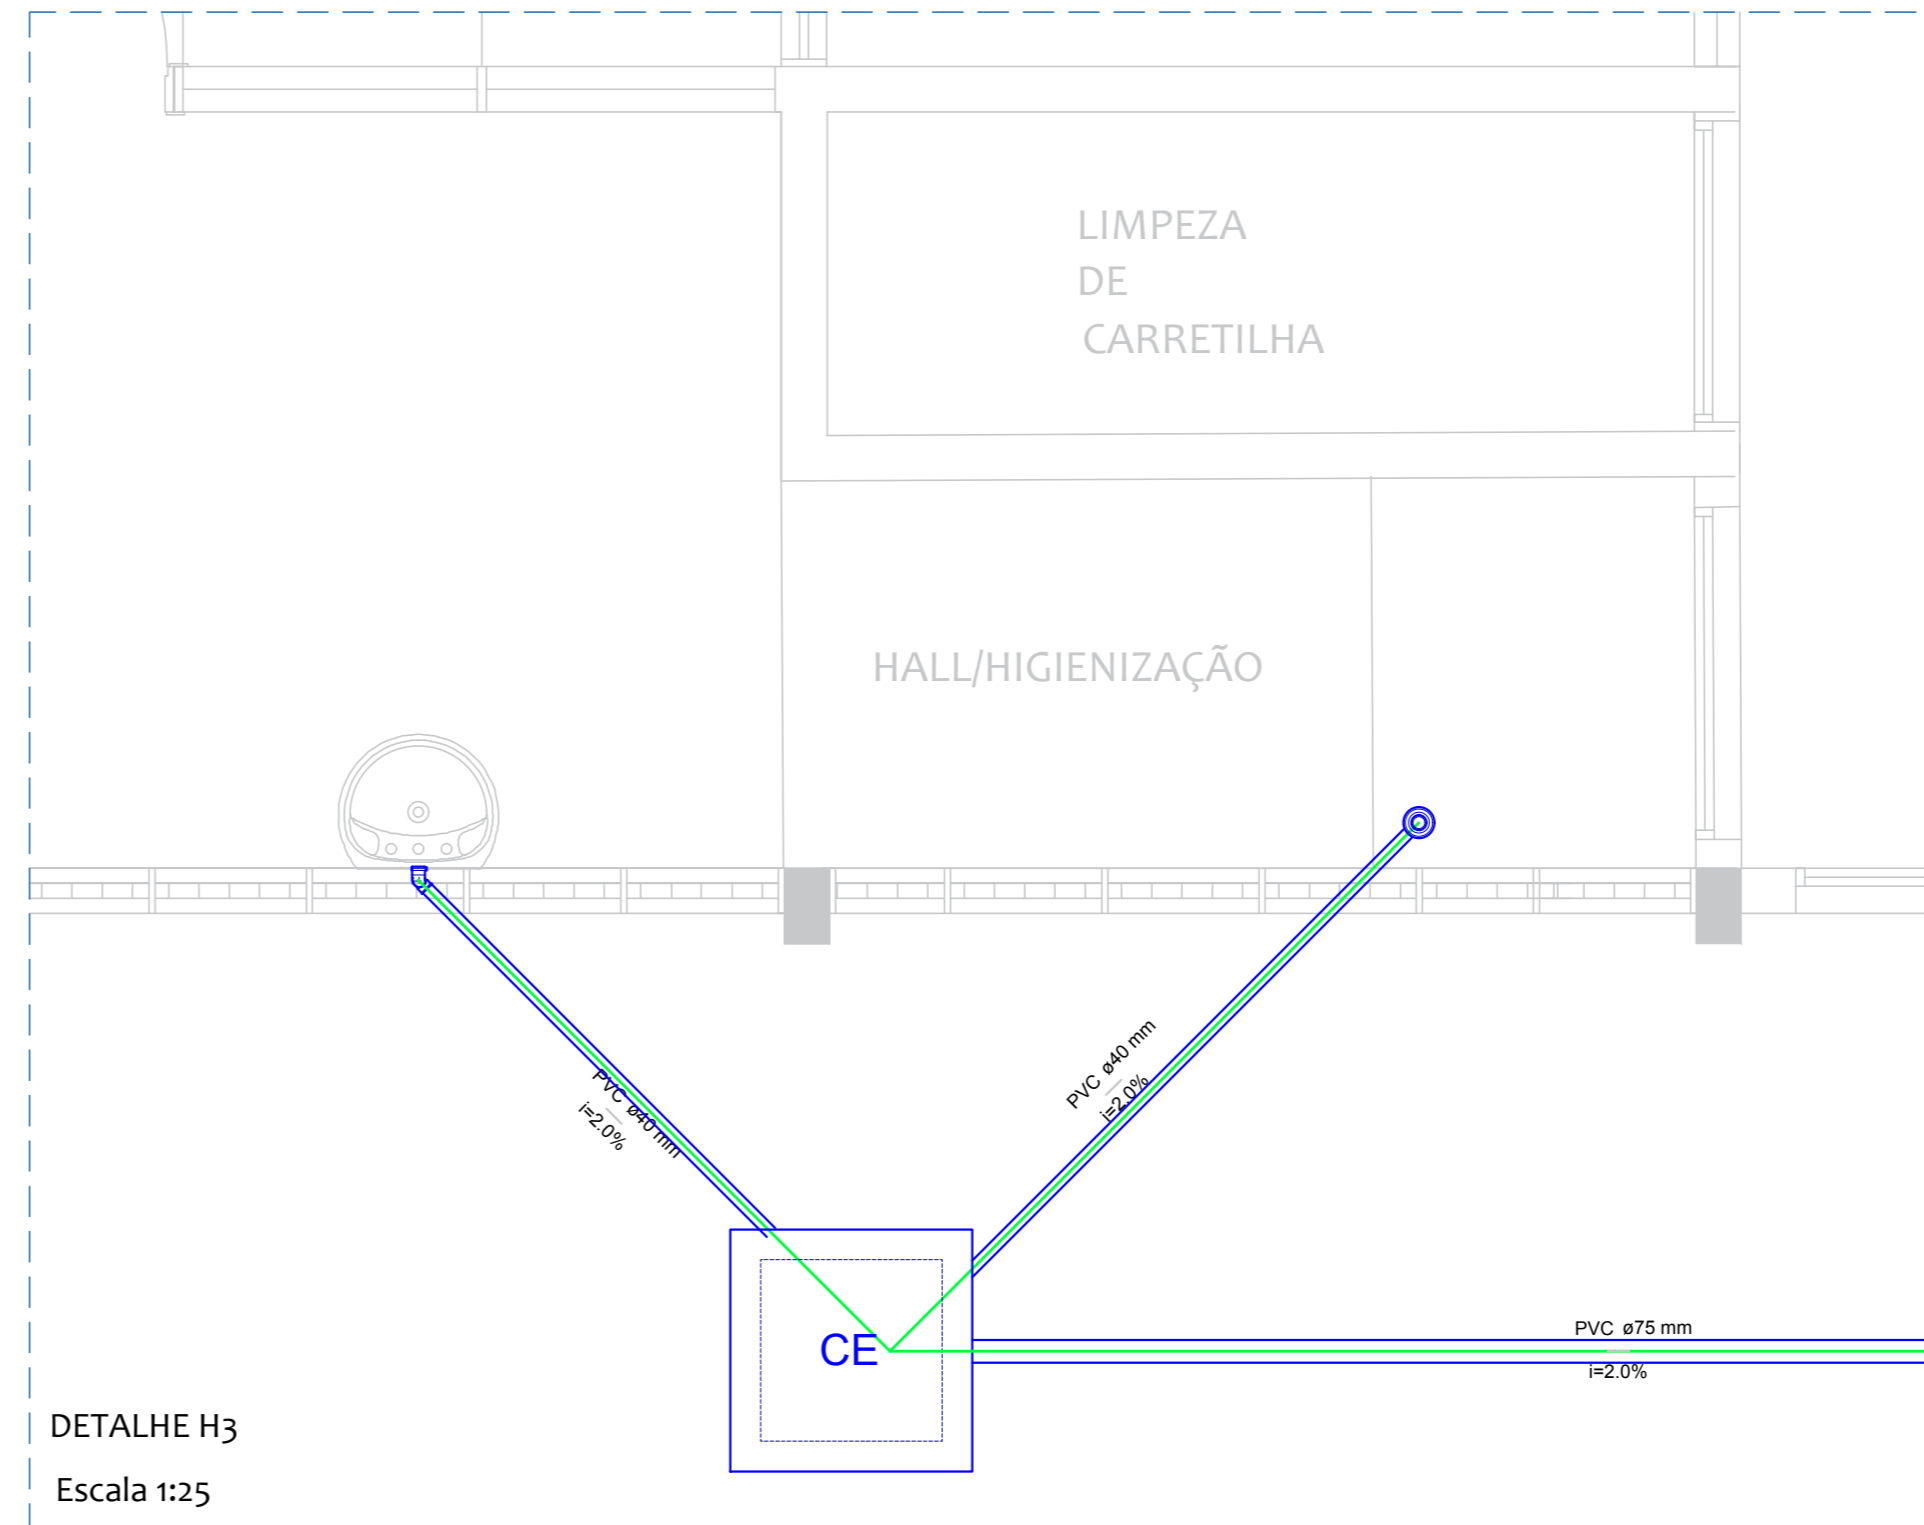

DETALHE H3
Escala 1:25

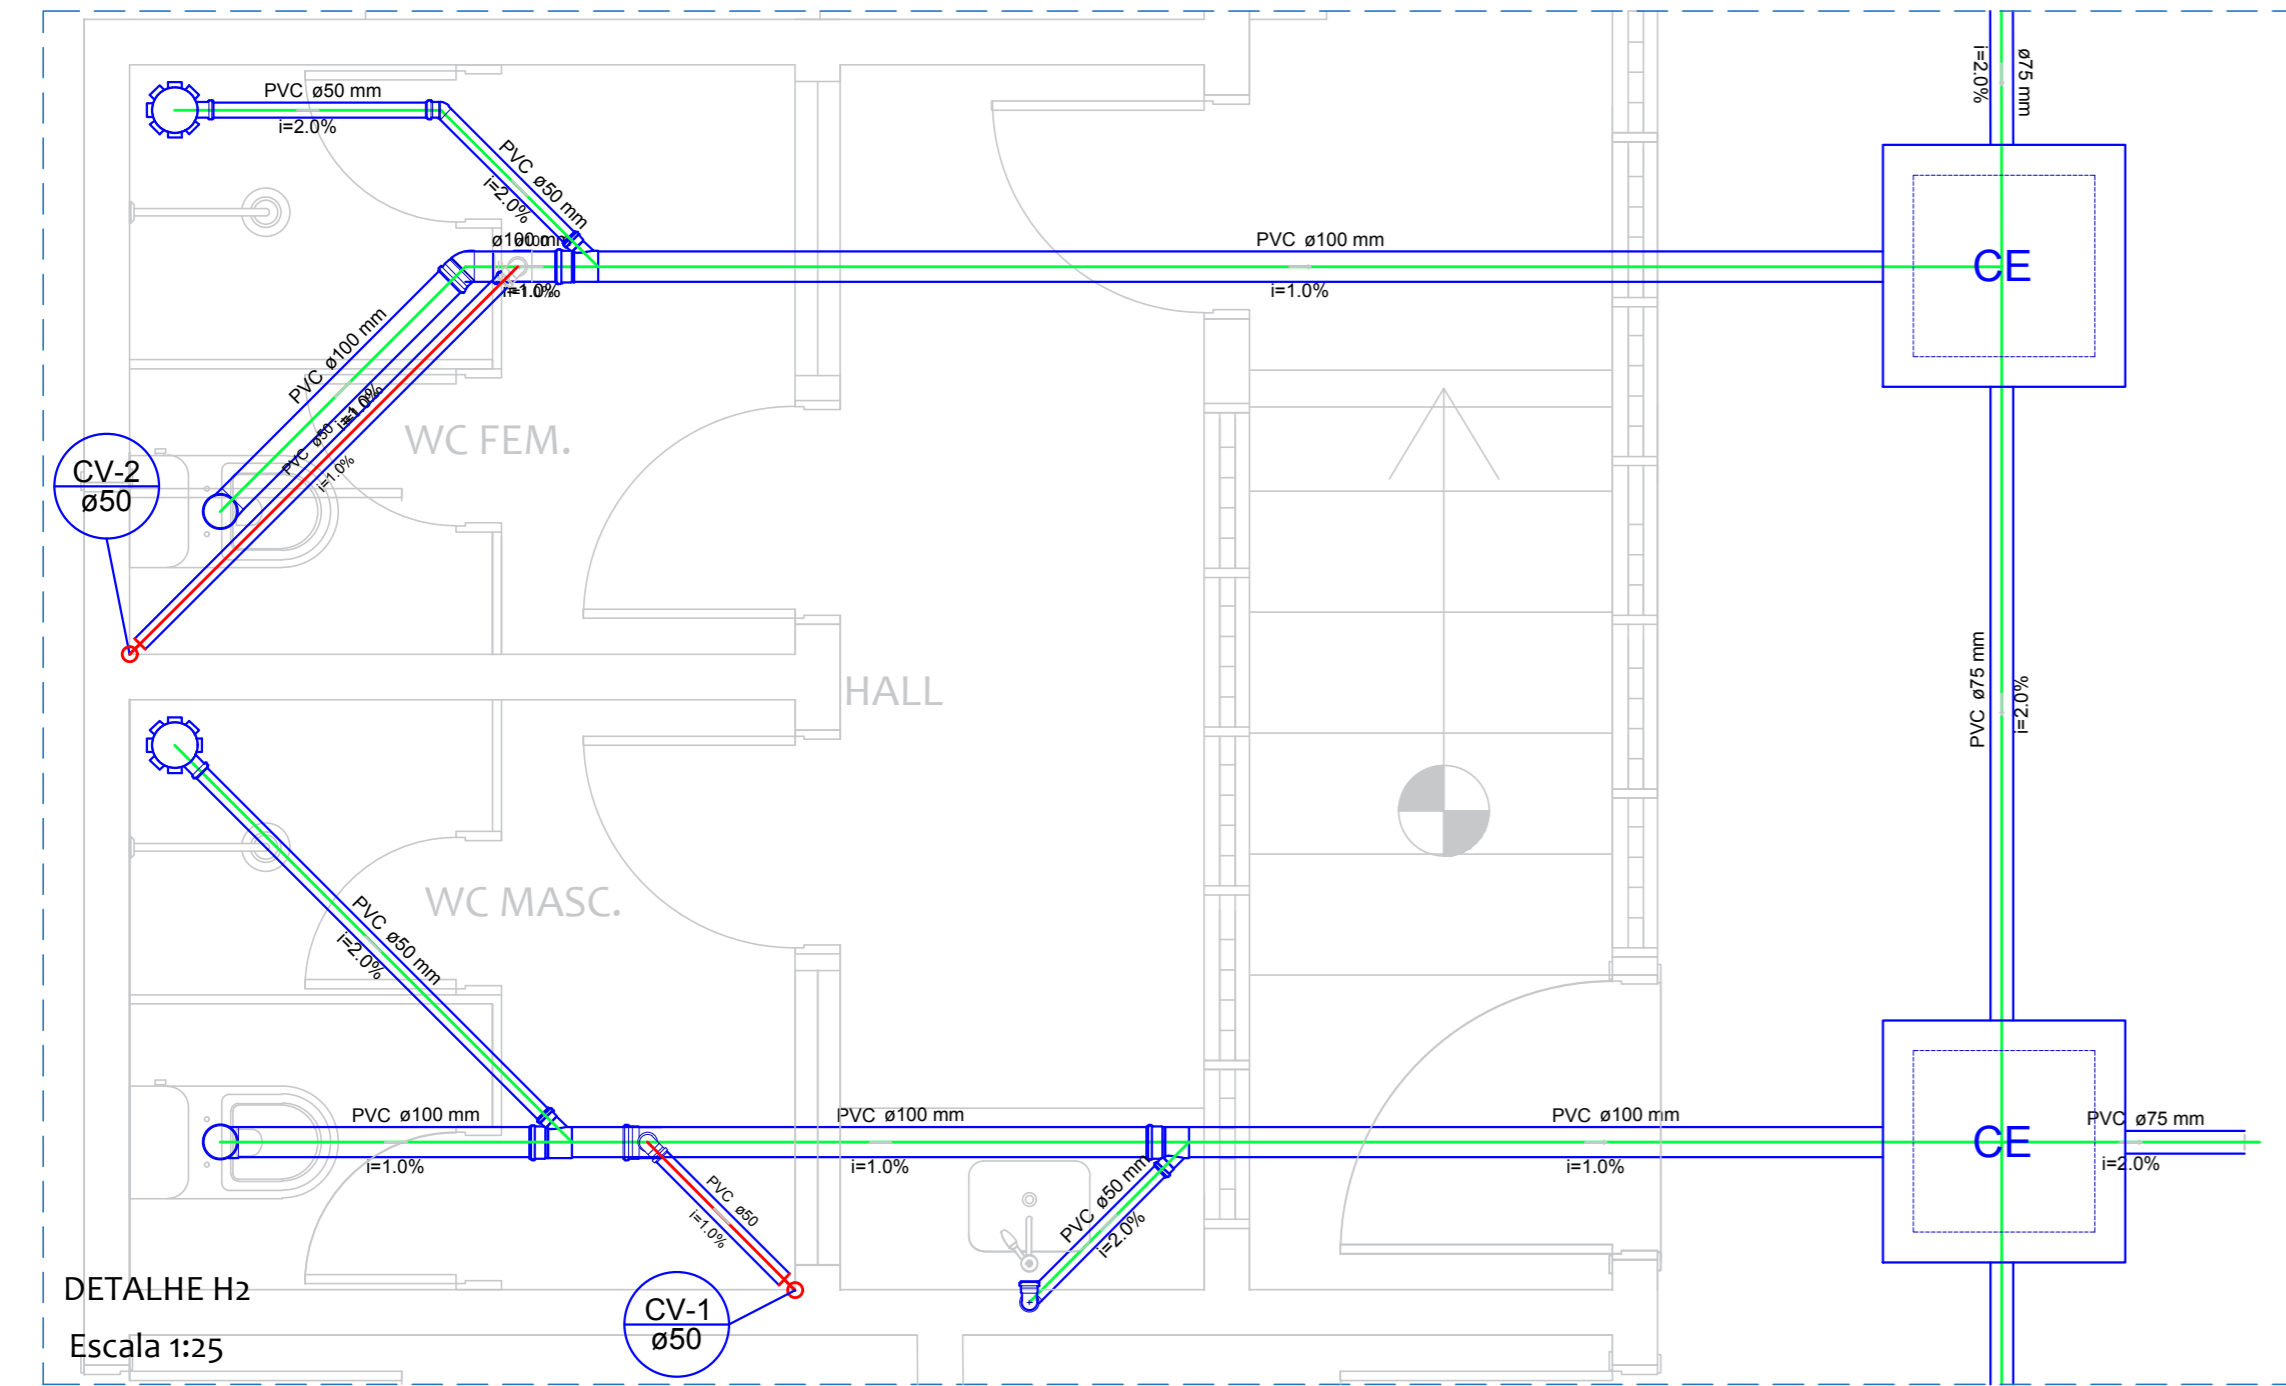

DETALHE H2
Escala 1:25

		
Proprietário:		
Autor:	 José Aroldo Queiroga de Moraes Engº Civil - CREA-210.417.062-1	
Execução:		
Fiscalização:		
Título: ADEQUAÇÃO E AMPLIAÇÃO DO ABATEDOURO PÚBLICO - CR: 1.044.418-49/2017 PROJETO SANITÁRIO		
Endereço: ESTRADA VINCINAL IDA PARA A COMUNIDADE BAIXA DO ARROZ - RN 117 - RIACHO DA CRUZ/RN		
Conteúdo:	DETALHES LEGENDAS	Prancha: 02/02
Desenho:	LORENA FERNANDES	Escalas: INDICADAS
Modificação:		Data: JUNHO/2018
Observação:		
<small>DIREITOS AUTORAIS RESERVADOS. PROIBIDA QUALQUER MODIFICAÇÃO NO TODO OU EM PARTE, SEM AUTORIZAÇÃO POR ESCRITO DO AUTOR DO PROJETO</small>		